




Grundriss

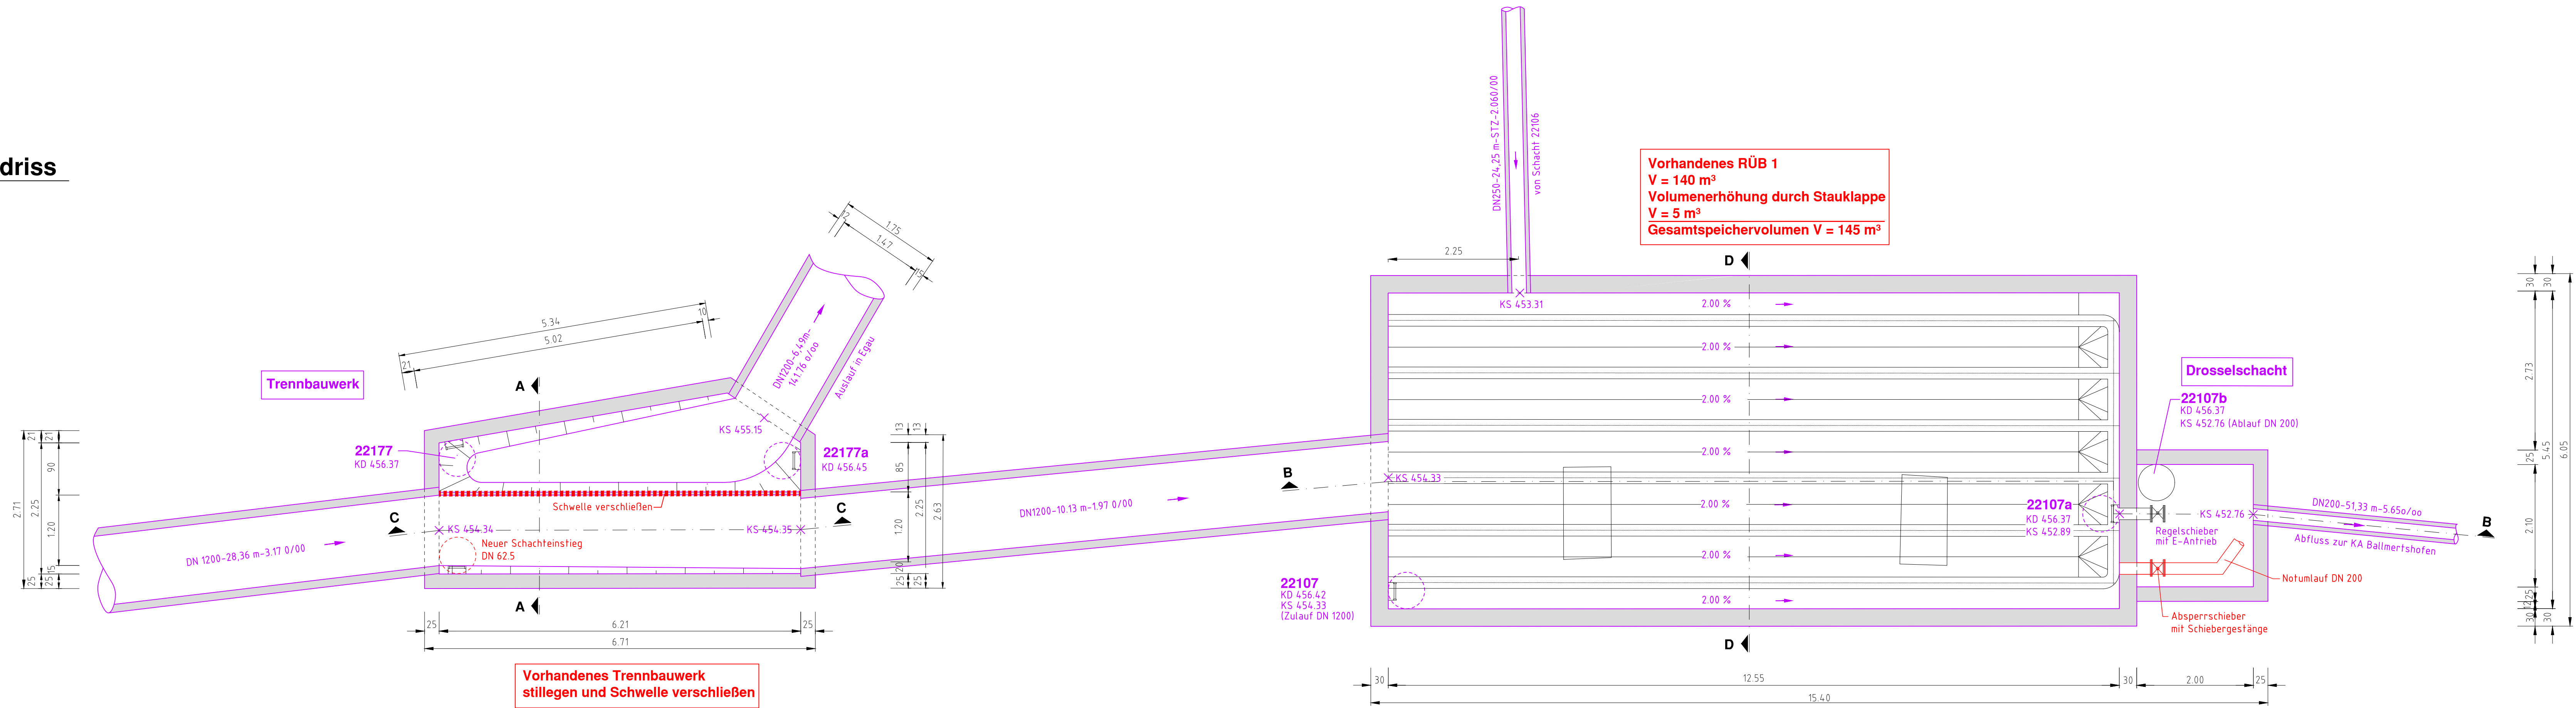


Schnitt A-A

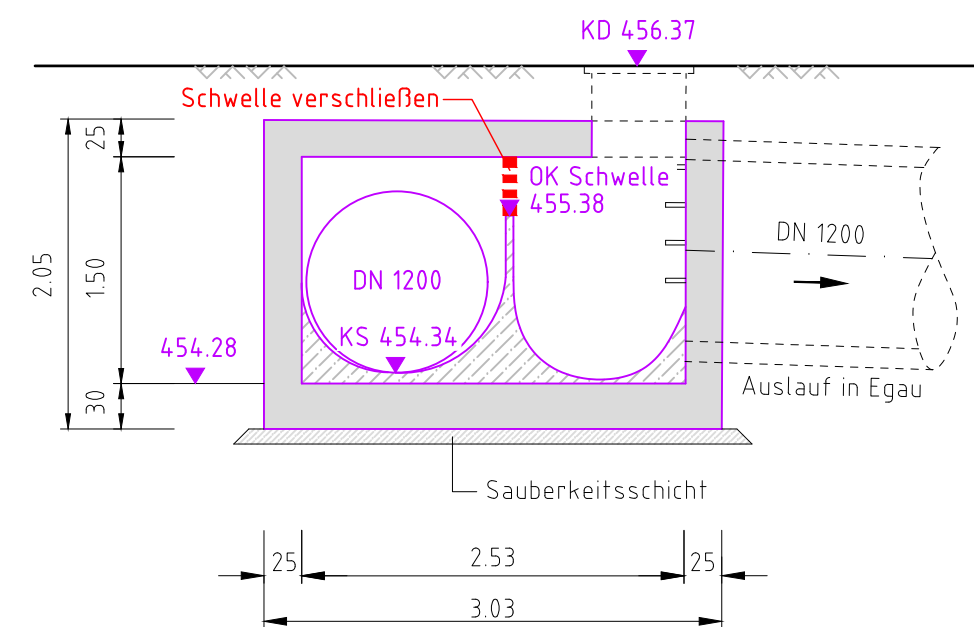


Schnitt C-C

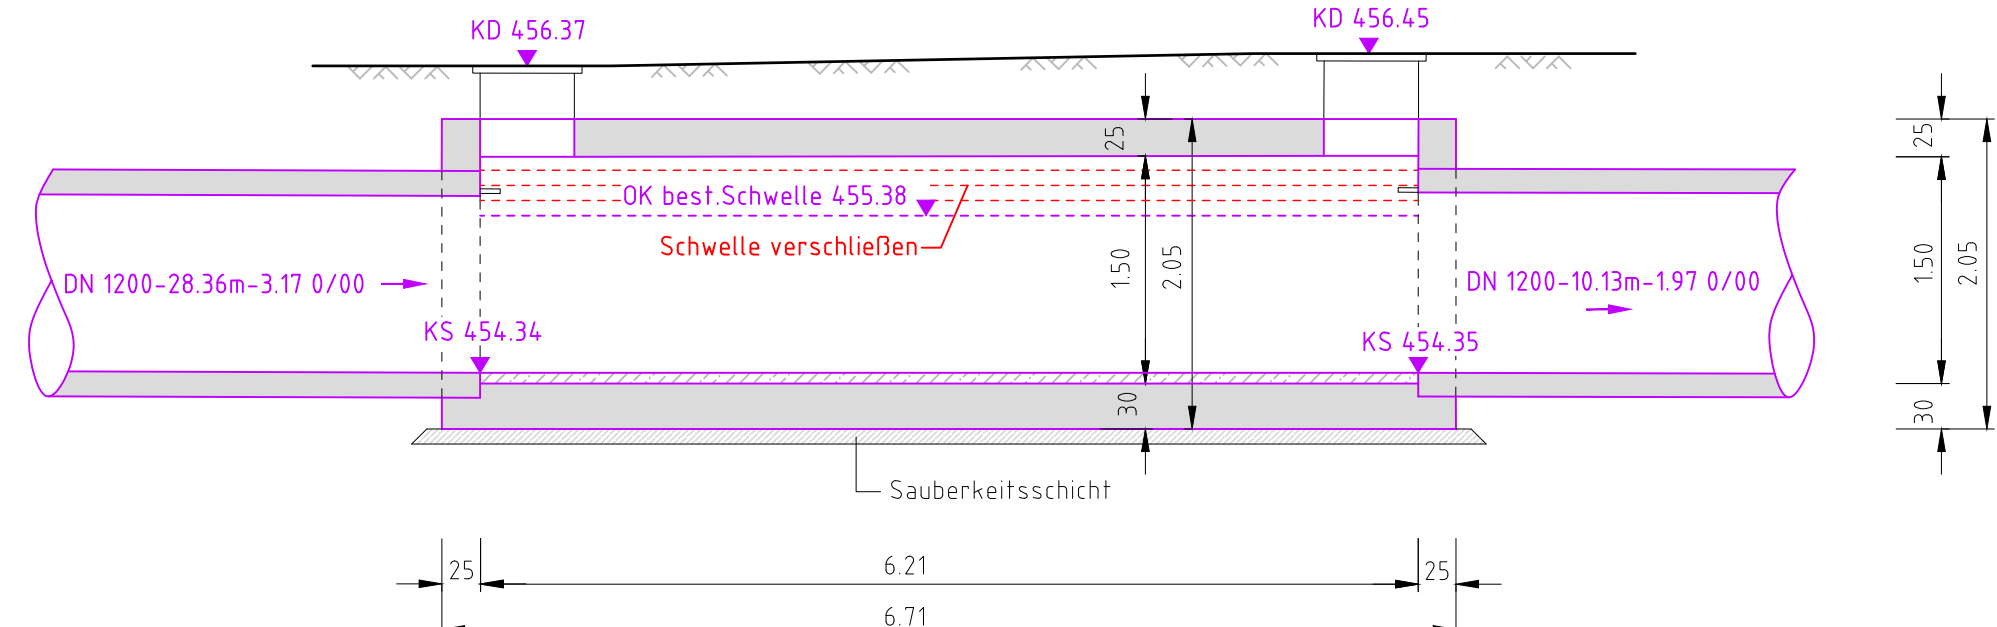

Schnitt B-B

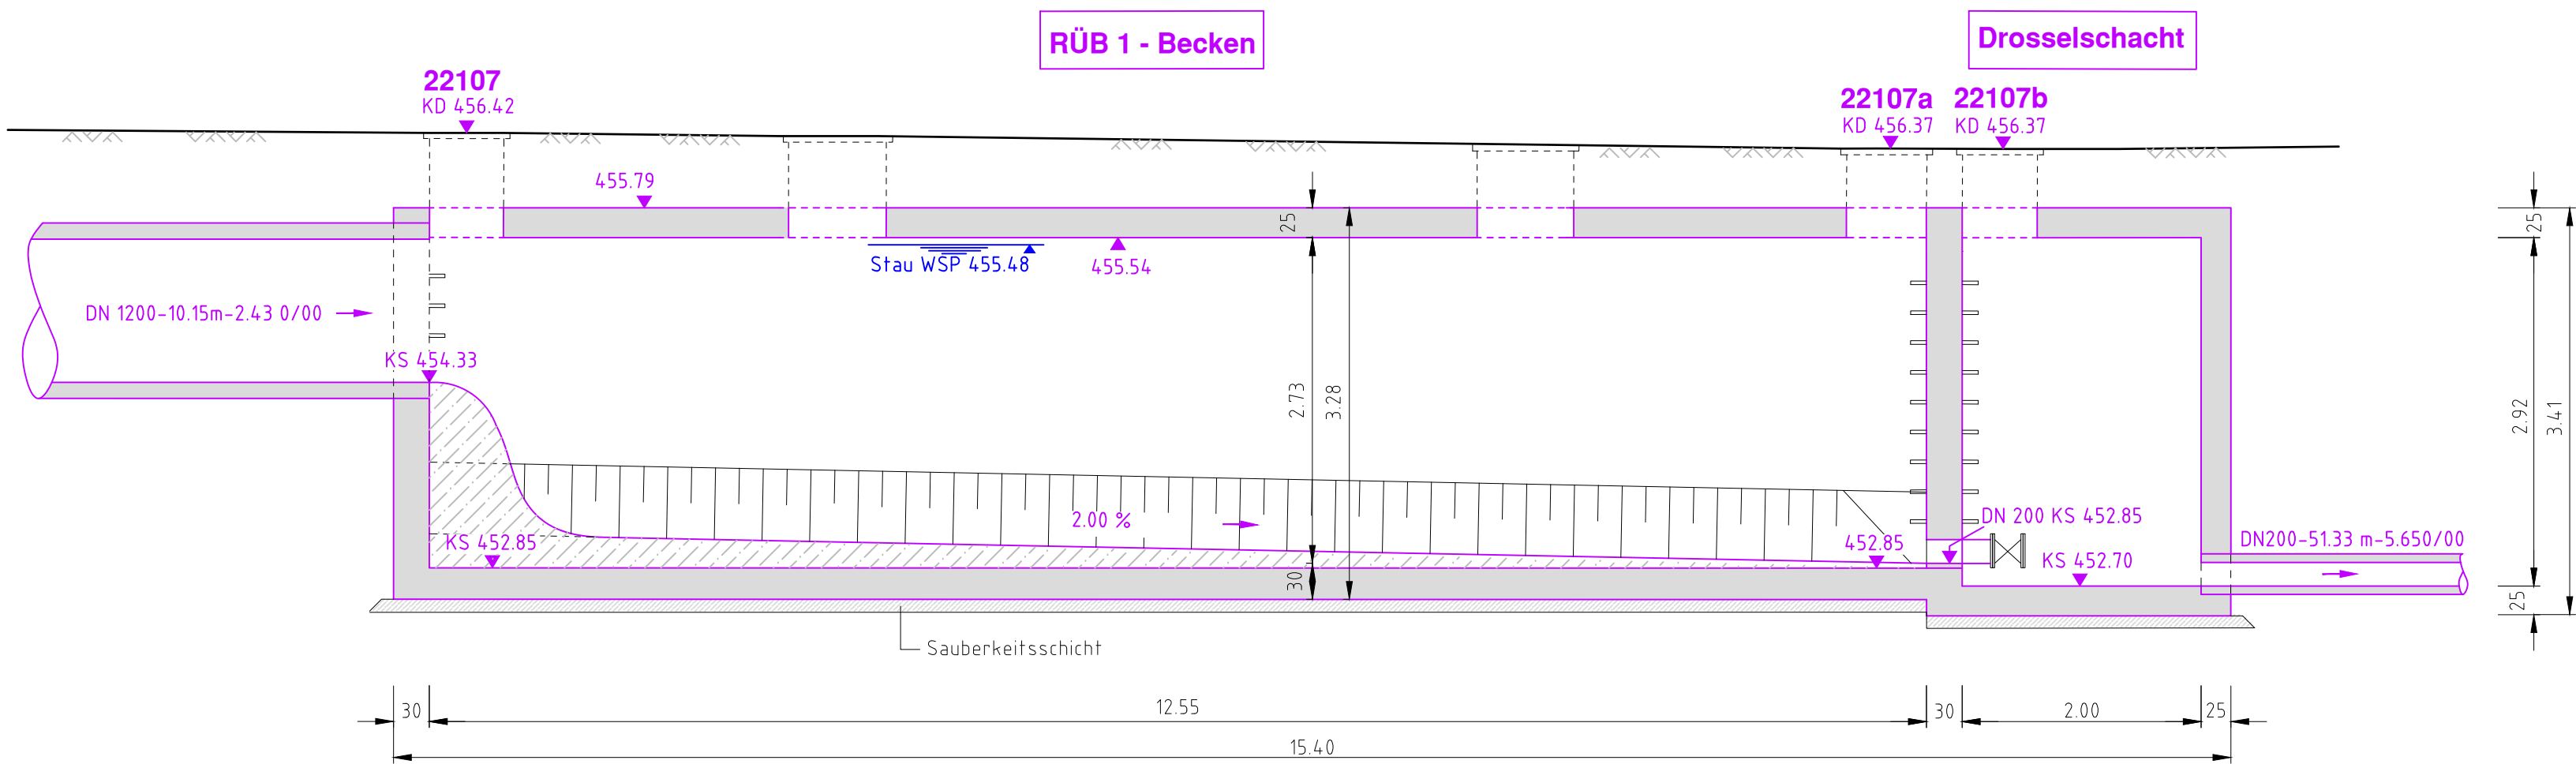

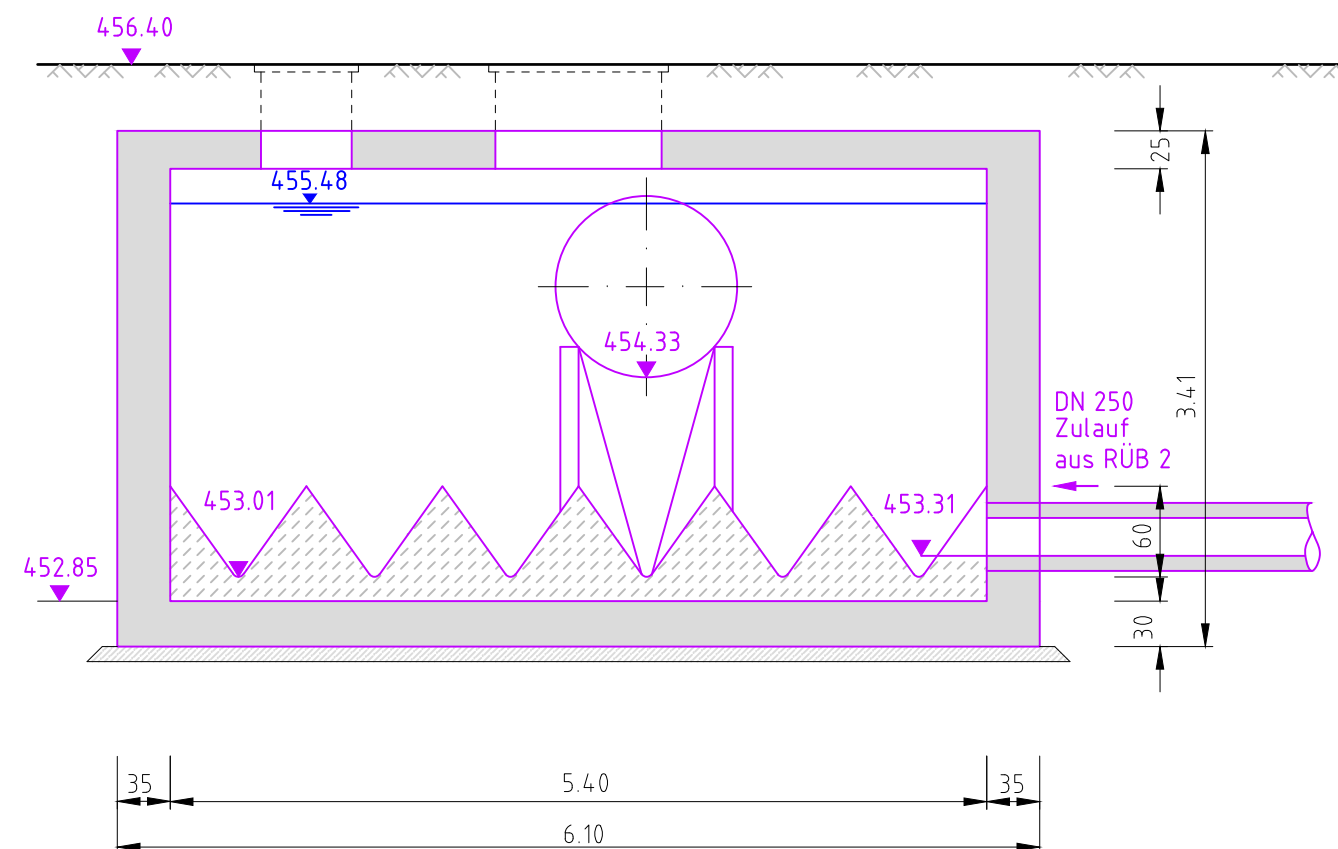

Schnitt D-D



Legende:

- Mischwasserkanal - Bestand
- Planung

Index	Datum	Ergänzung bzw. Änderung	gezeichnet	geprüft
 Ingenieurbüro Kolb Zappelnstraße 10 89555 Steinheim am Albuch Telefon (0 73 29) 92 03-0 Telefax (0 73 29) 92 03-29 E-Mail info@ingenieurbuero-kolb.de Internet www.ingenieurbuero-kolb.de				
 Gemeinde Dischingen Marktplatz 9, 89561 Dischingen			Anlage: Datum Name bearb. 05.08.16 Kolb gez. 05.08.16 JS/BS gepr. 05.08.16 Kolb	
Abwasseranschluss Ballmertshofen - Entwurfsplanung - Bauwerksplan RÜB 1			Maßstab: 1 : 50	
Aufgestellt: Steinheim, den 12.10.16 Ingenieurbüro Helmut Kolb			Auftrags-Nr.: 15 1364 Zeichnungs-Nr.: E-L-BW2 Zeichnungsgröße: 1210 - 510	