




Ingenieurbüro Kolb · Zeppelinstraße 10 · 89555 Steinheim am Albuch · Telefon 07329/9203-0 · Fax 07329/9203-29 · E-Mail info@ingenieurbuero-kolb.de

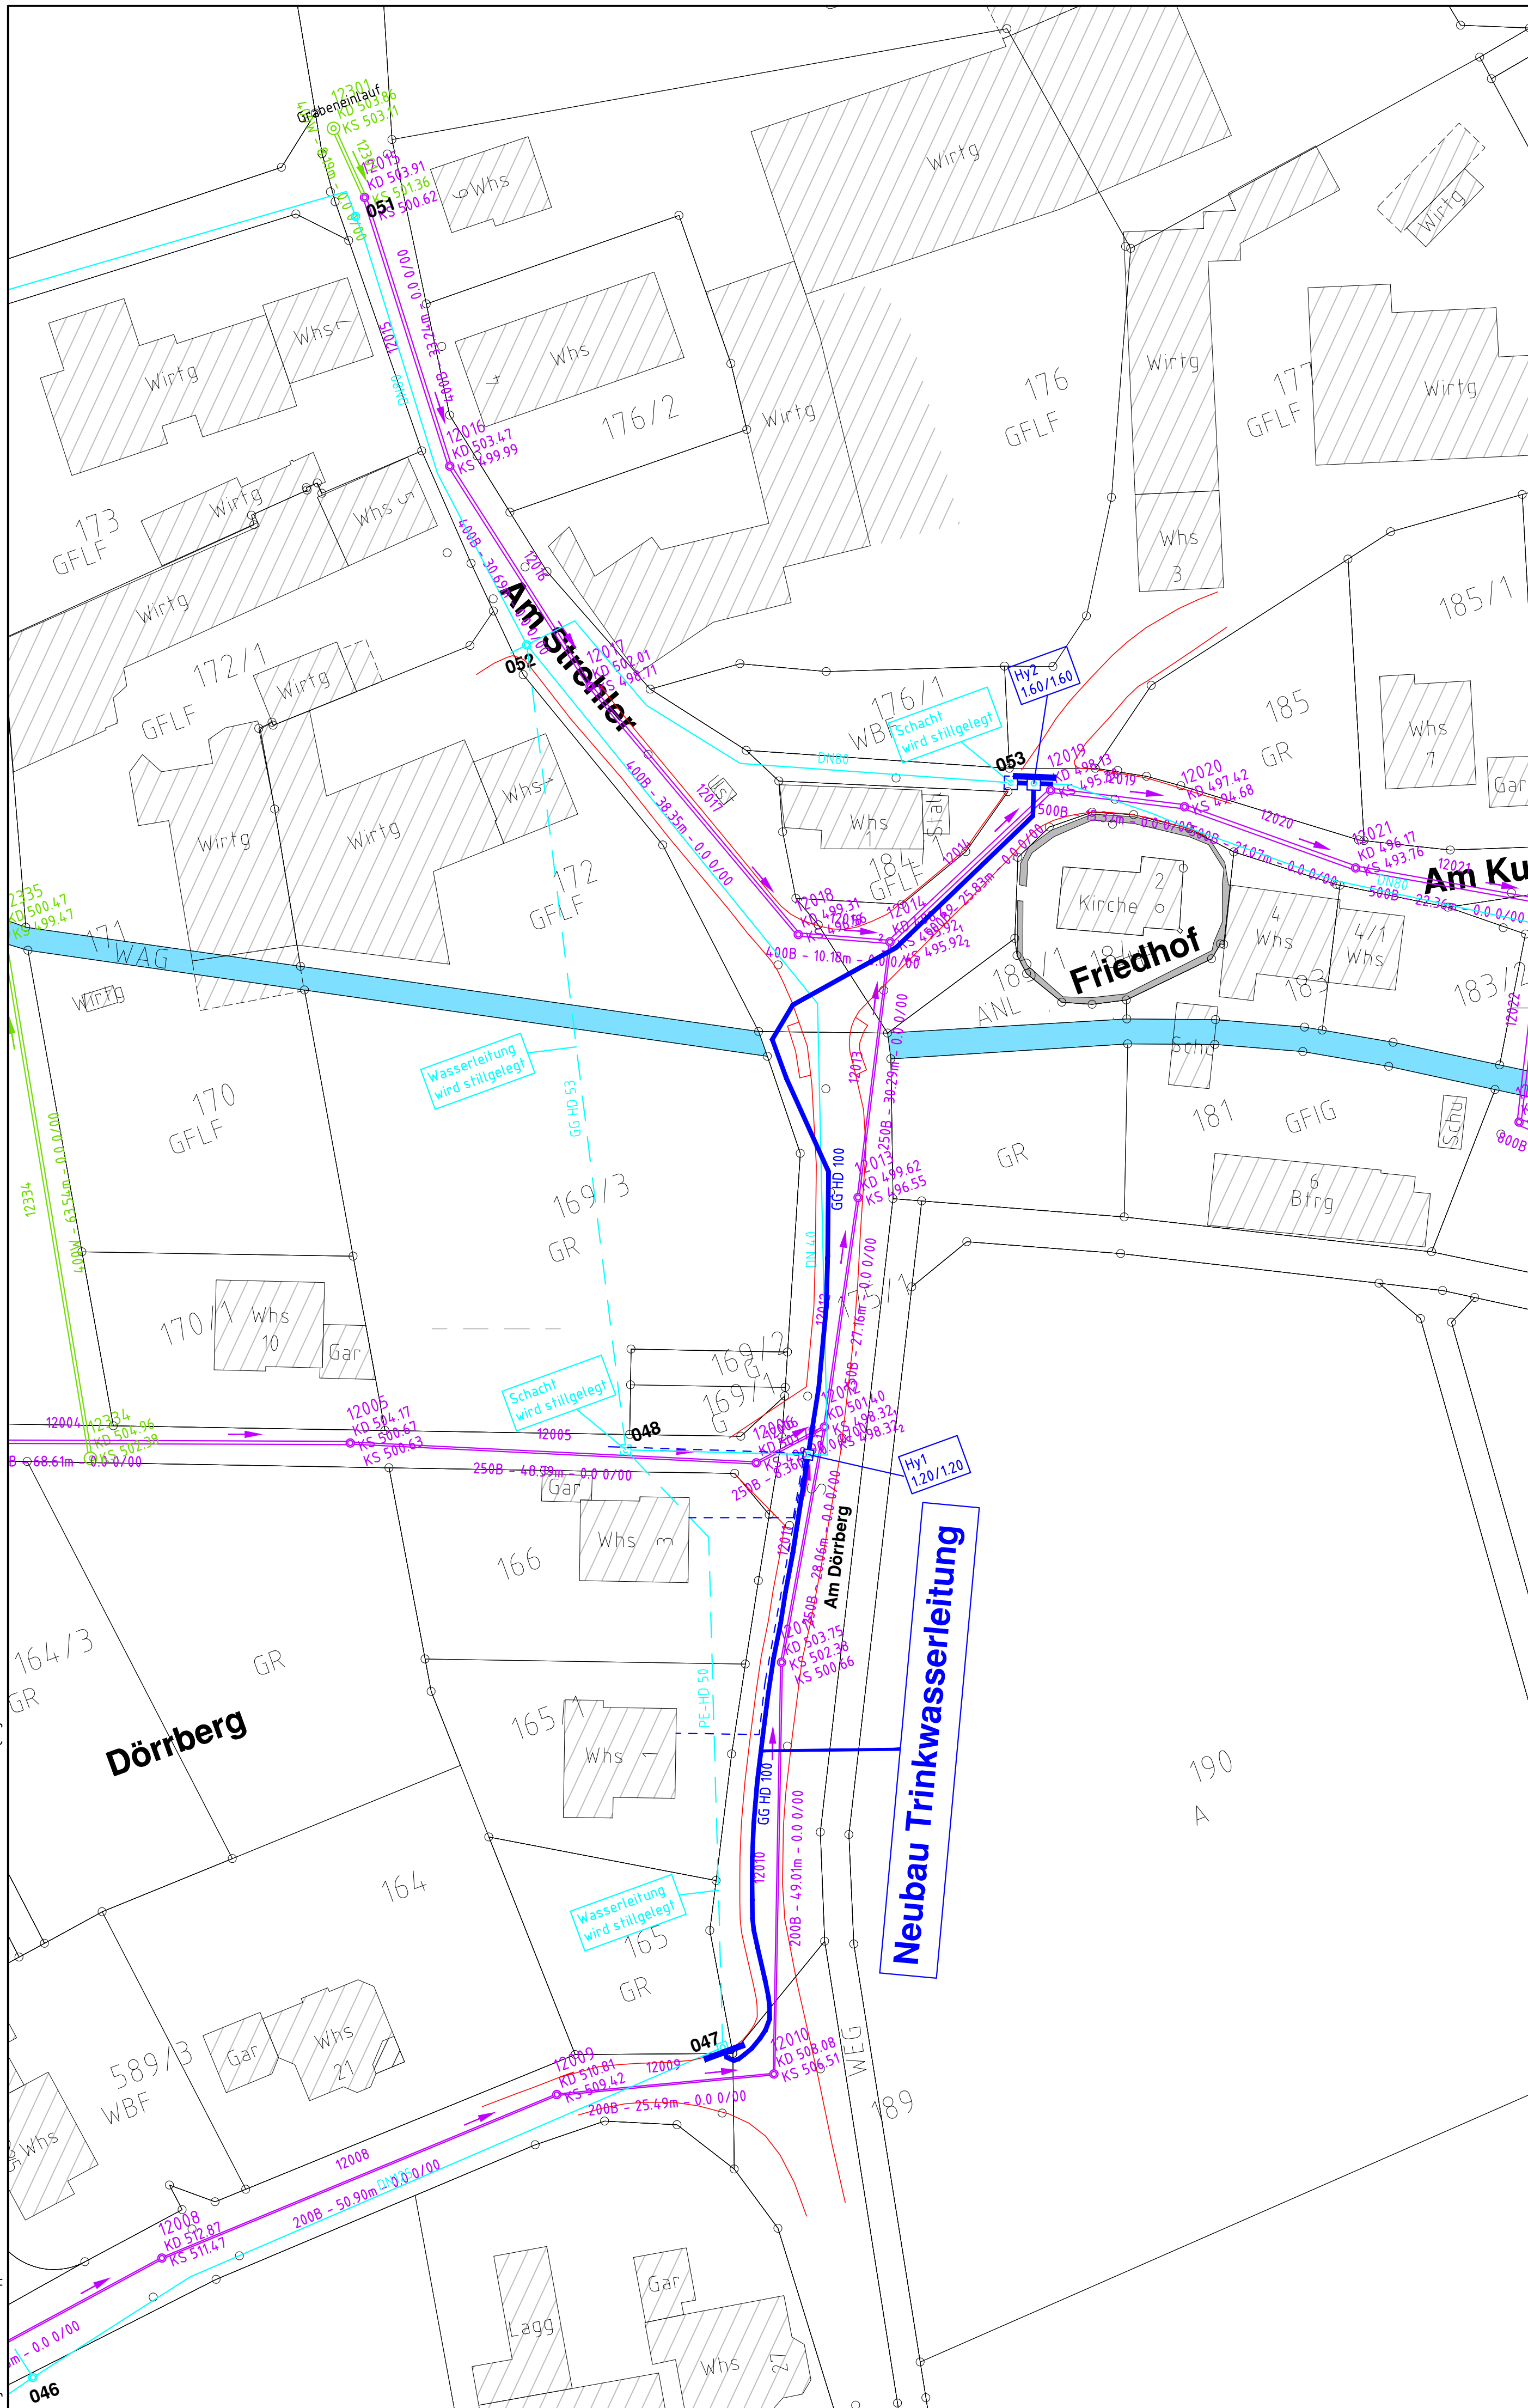

Legende:

- Mischwasserkanal - Bestand
- Regenwasserkanal - Bestand
- Wasserleitung - Planung
- Wasserleitung - Bestand
- Wasserleitung - Entfallend
- HA (Hausanschluss) - Planung

VORABZUG

Index	Datum	Ergänzung bzw. Änderung	gezeichnet	geprüft												
<div></div>			<p>Zeppelinstraße 10 89555 Steinheim am Albuch</p> <p>Telefon (0 73 29) 92 03-0 Telefax (0 73 29) 92 03-29</p> <p>E-Mail info@ingenieurbuero-kolb.de Internet www.ingenieurbuero-kolb.de</p>													
<div></div> <h2>Gemeinde Dischingen</h2> <p>Marktplatz 9, 89561 Dischingen</p>			<p>Anlage :</p> <table><thead><tr><th></th><th>Datum</th><th>Name</th></tr></thead><tbody><tr><td>bearb.</td><td>28.06.21</td><td>Kolb</td></tr><tr><td>gez.</td><td>28.06.21</td><td>Wörner</td></tr><tr><td>gepr.</td><td>28.06.21</td><td>Kolb</td></tr></tbody></table> <p>Maßstab : 1 : 500</p> <p>Lagesystem : UTM</p>			Datum	Name	bearb.	28.06.21	Kolb	gez.	28.06.21	Wörner	gepr.	28.06.21	Kolb
	Datum	Name														
bearb.	28.06.21	Kolb														
gez.	28.06.21	Wörner														
gepr.	28.06.21	Kolb														
<h2>Wasserversorgung am Dörrberg Wagenhofen</h2> <p>- Entwurfsplanung -</p> <h2>Lageplan</h2>																
Aufgestellt: Steinheim, den 28.06.2021 Ingenieurbüro Helmut Kolb		Anerkannt:														
		Auftrags-Nr. : 21-1599														
		Zeichnungs-Nr. :														

F:\Projekte\Dischingen\21-1599 Neubau Wasserversorgung am Dörrberg\Bemittlungen\Wagenhofen\01-Planung\abz_Vorabzug\Entwurf\Leitungen\210625-5-LP500 WL Dörrberg.dwg